
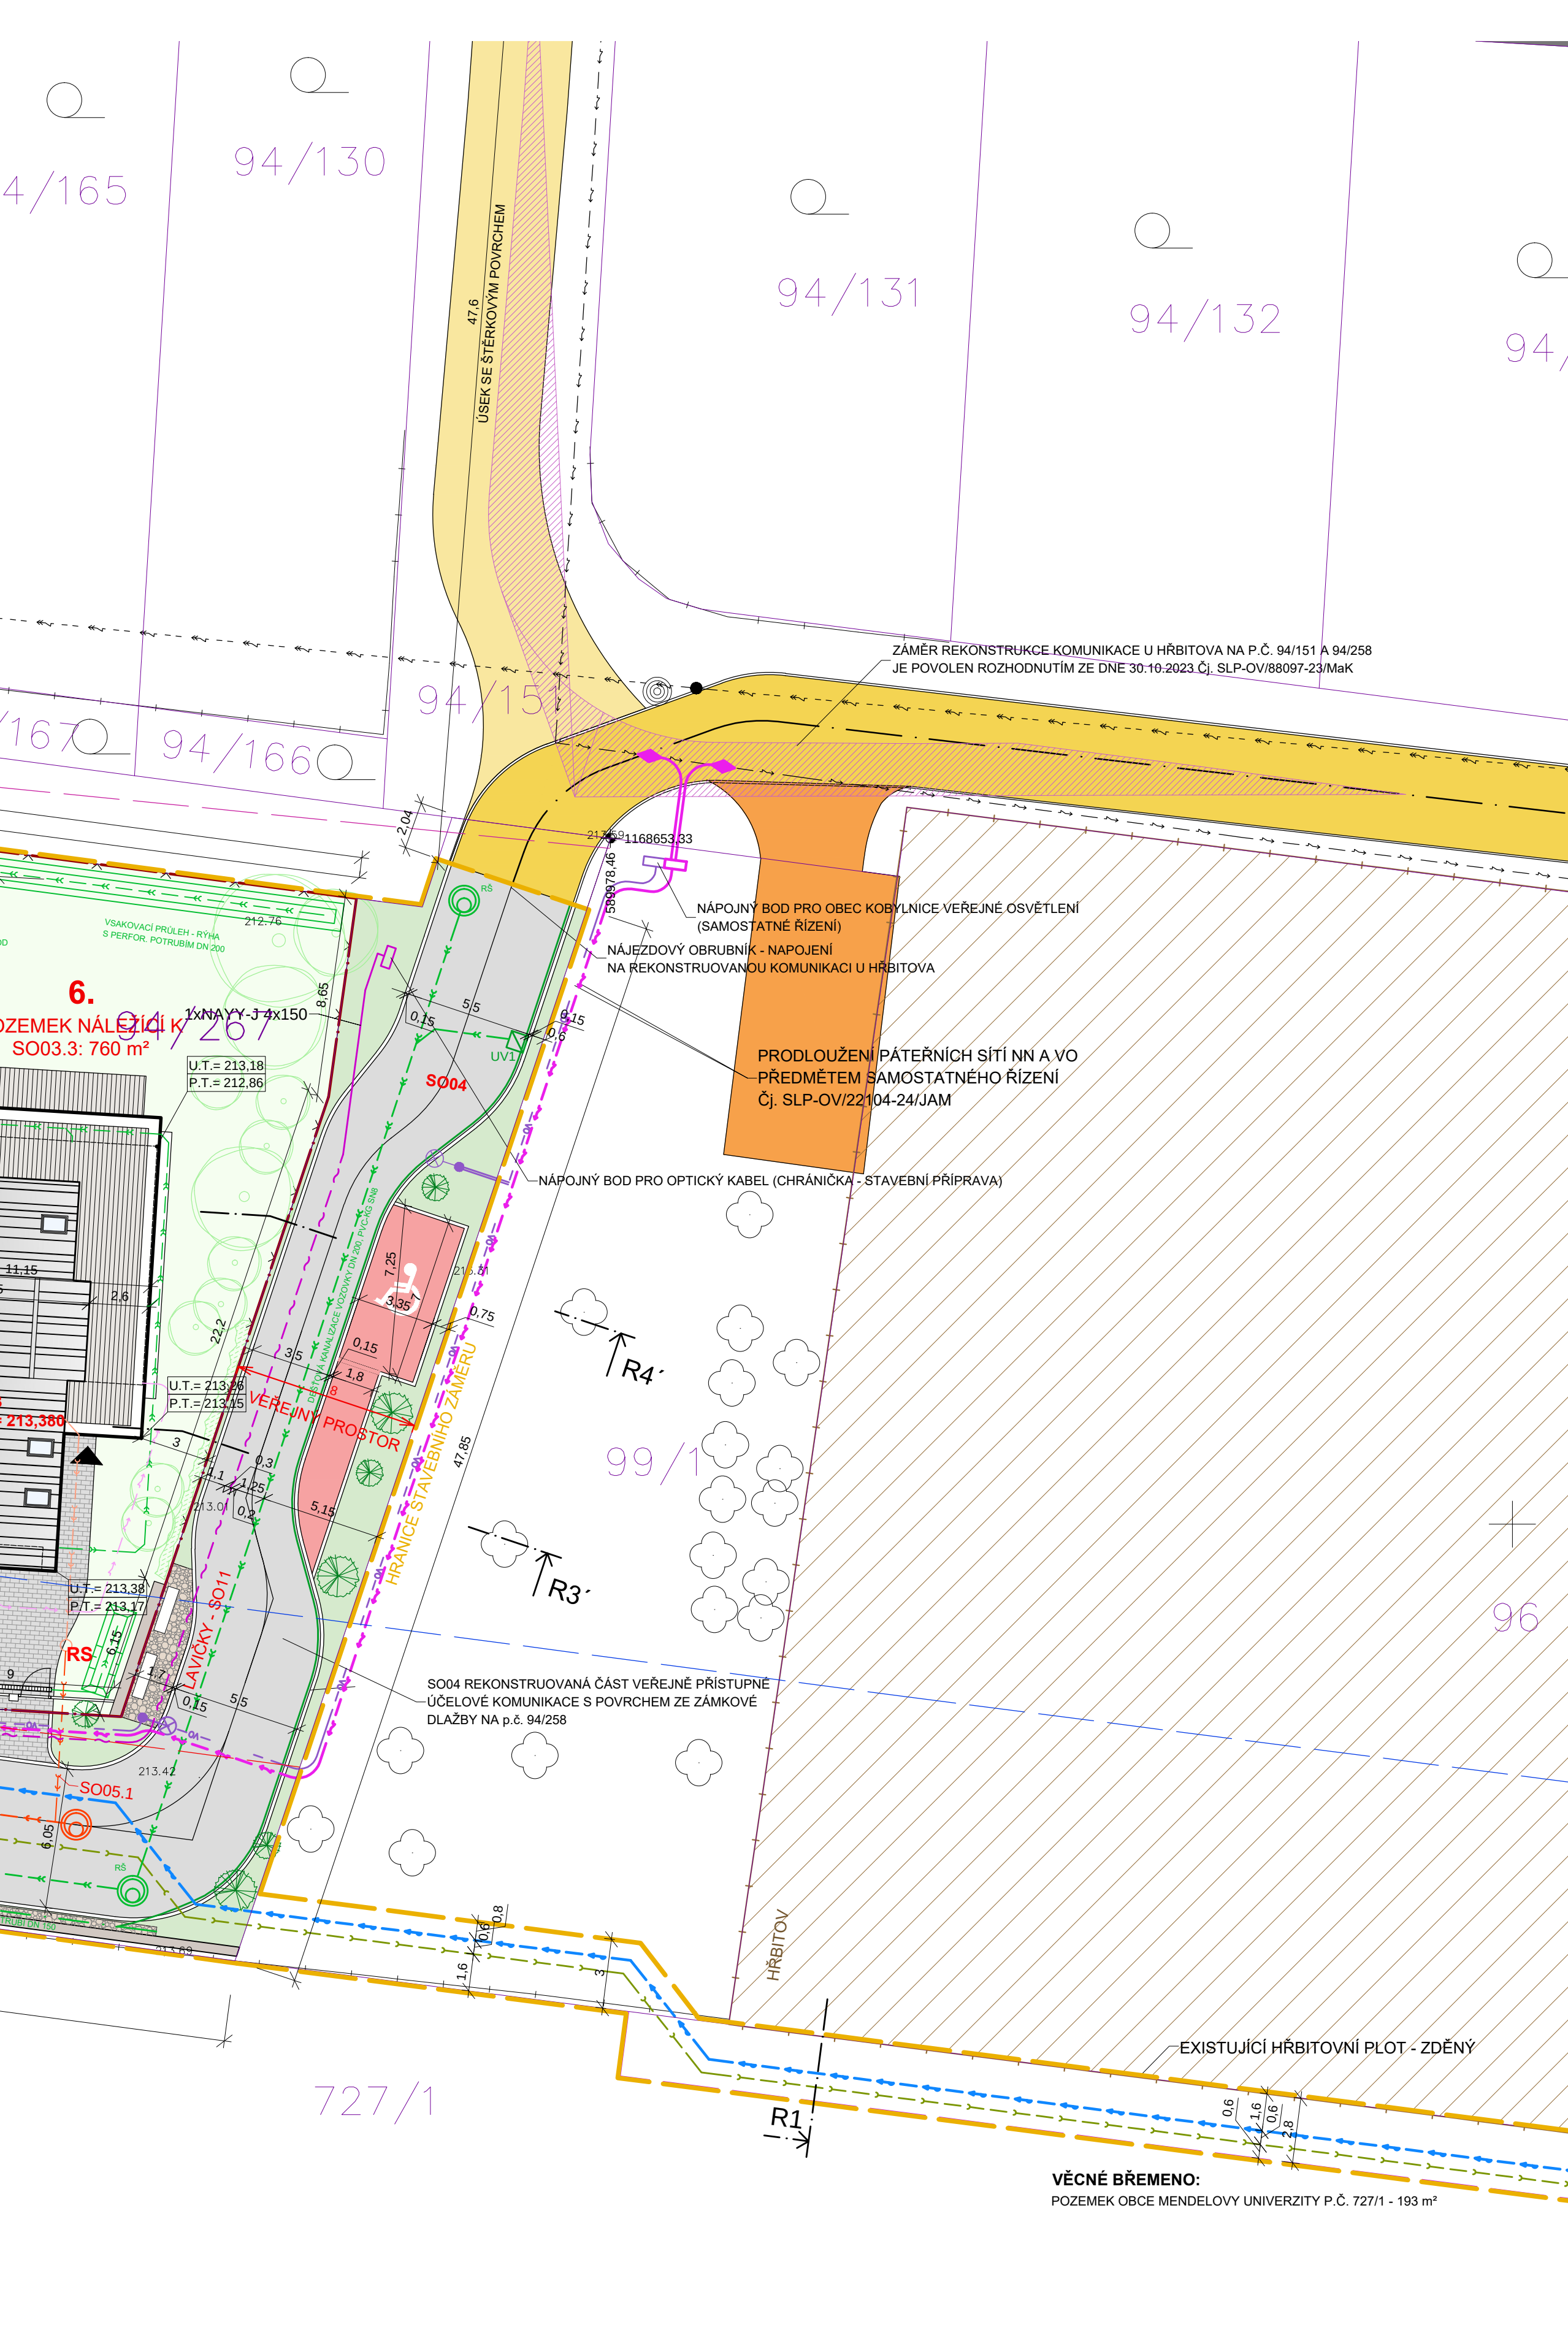


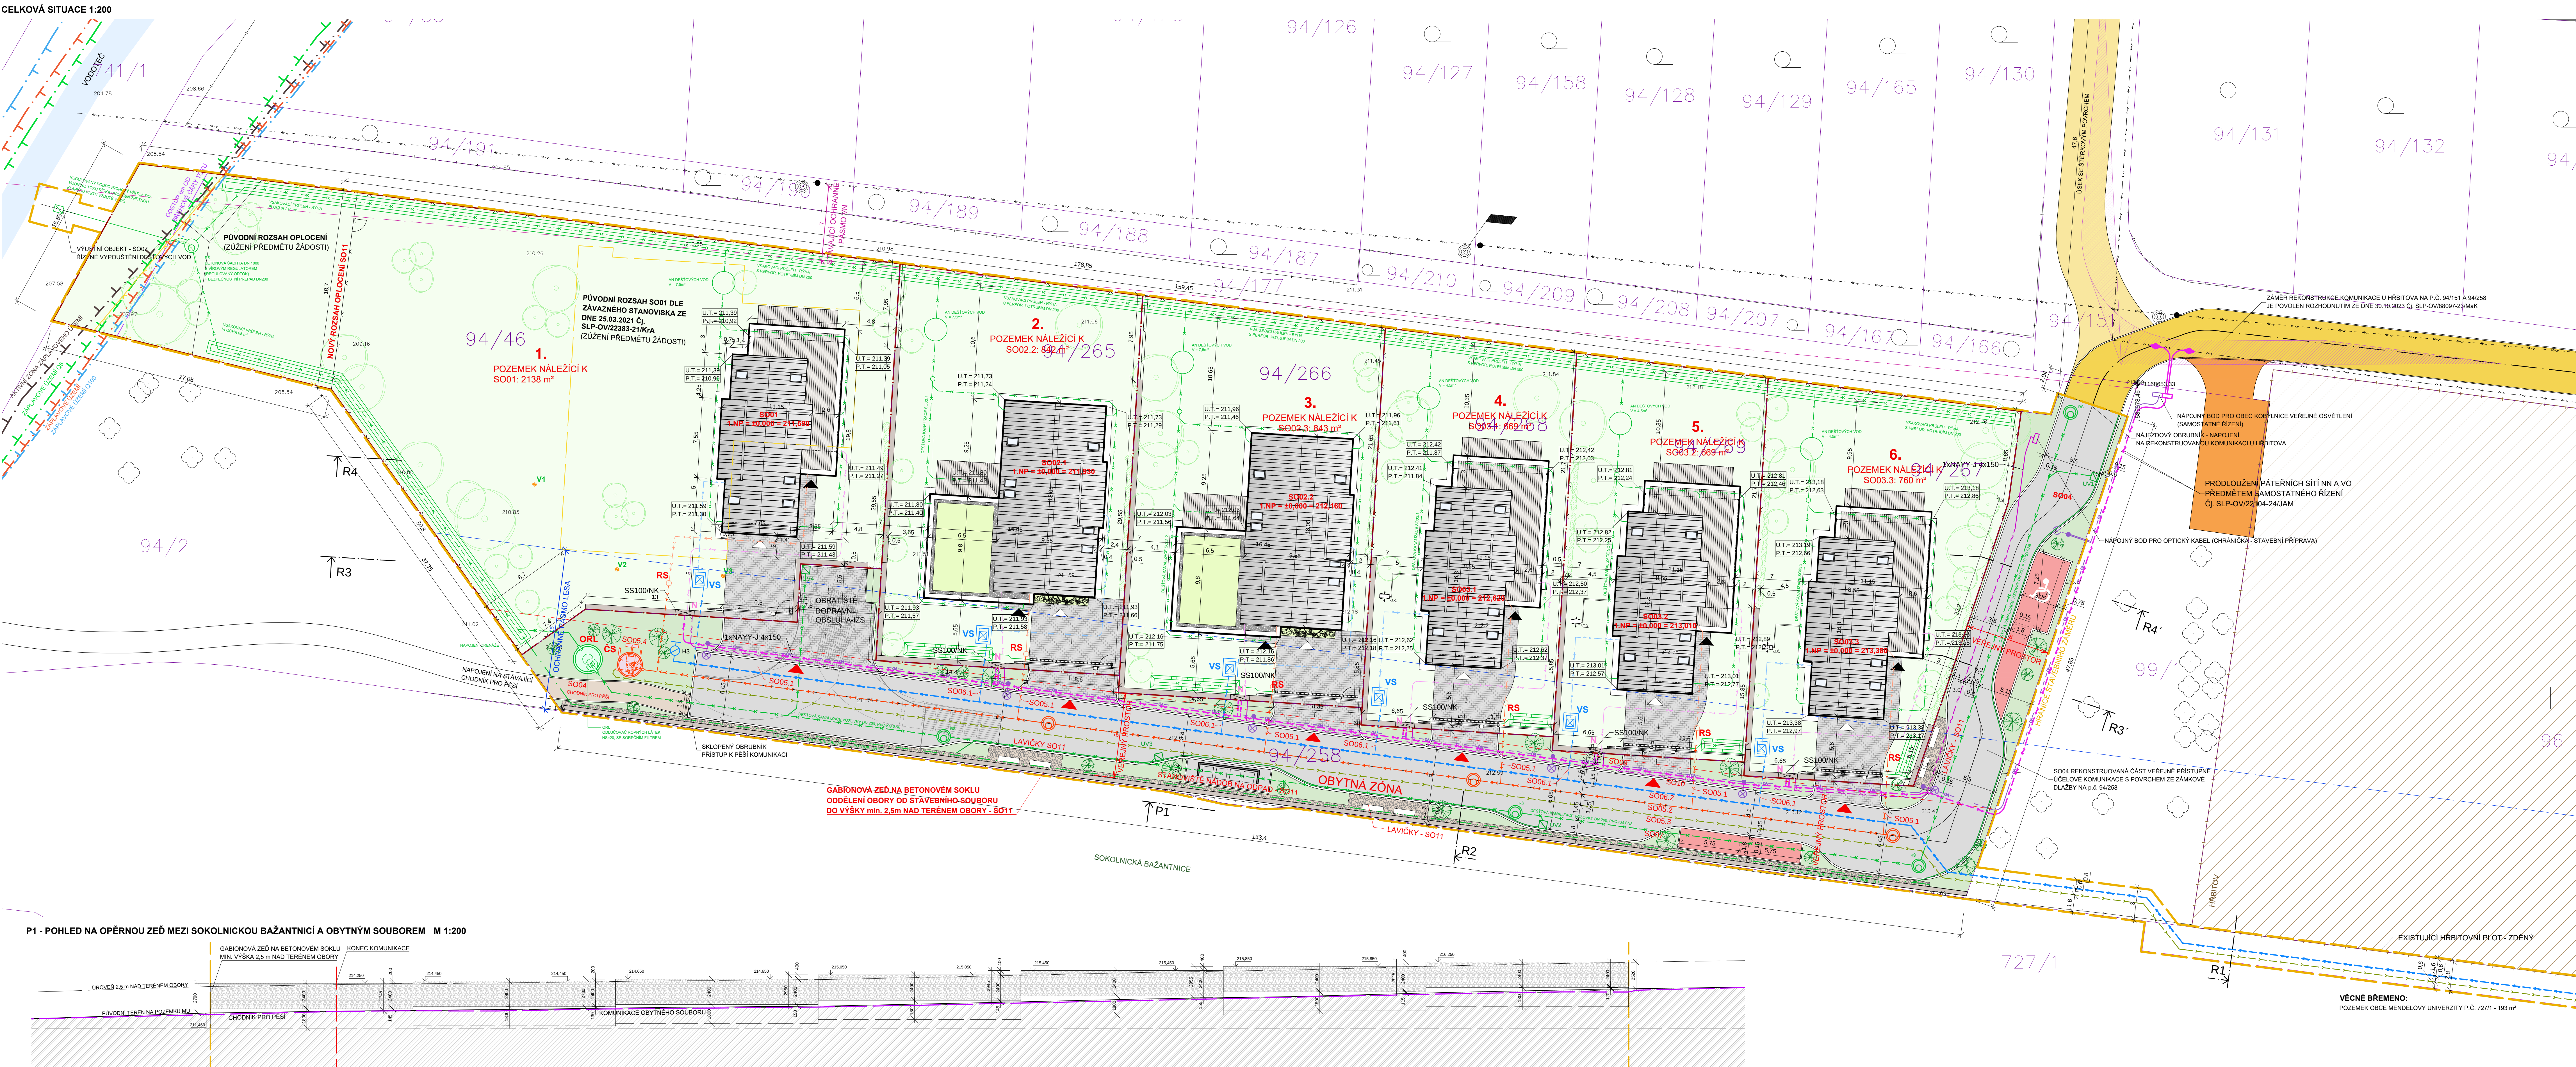

- ### NAVŘZENÉ INŽ. SÍTĚ
- | | |
|--|---|
| | VENKOVNÍ SPLAŠKOVÁ KANALIZACE GRAVITAČNÍ S005.2 |
| | VYTUKAL VODOVODNÁ KANALIZACE S005.3 |
| | VENKOVNÍ VODOVOD S006.2 |
| | SUNOPROVOD S008 - POULZE KOORDINACE
PŘEMĚTEM SAMOSTATNÉHO ŘÍZENÍ |
| | VEŘEJNÉ OSVĚTLENÍ S009 - POULZE KOORDINACE |
| | SLABOPROUD - STAVEBNÍ PŘÍPRAVA (OCHRÁNKA) S010 |
| | SPLAŠKOVÁ KANALIZAČNÍ PŘÍPRAVA S005.1 |
| | VODOVOD - PŘÍPRAVA S006.1 |
| | SPLAŠKOVÁ KANALIZACE GRAVITAČNÍ - VNITŘNÍ ROZVOD |
| | VODOVOD - VNITŘNÍ ROZVOD |
| | SUNOPROUD - VNITŘNÍ ROZVOD |
| | DEŠŤOVÁ KANALIZACE - VNITŘNÍ ROZVOD |
| | DEŠŤOVÁ KANALIZACE VEŘEJNÉHO PROSTORU S007 |
- ### INŽ. SÍTĚ V SAMOSTATNÉM ŘÍZENÍ
- | | |
|--|------------|
| | VODOVOD |
| | KANALIZACE |
- ### STÁVAJÍCÍ INŽ. SÍTĚ
- | | |
|--|----------------------------|
| | PODZEMNÍ VEDENÍ NN - E.G.D |
| | NAZEMNÍ VEDENÍ NN - E.G.D |
| | VODOVOD |
| | KANALIZACE |
| | PL. TVRDOV |
| | SÍDELOVACÍ KABEL |
- ### NAVŘZENÉ OBJEKTY IZSOPRÁVČÍCH SÍTÍ
- | | | |
|--|-----|--|
| | ORL | ODLUČOVACÍ ROPNÝCH LÁTEK S007 |
| | ČS | VYTUKÁVACÍ ČERNPÁKOV S005.4 |
| | RS | REVIZNÍ ŠACHTA |
| | | ŠACHTA VENKOVNÍ GRAVITAČNÍ KANALIZACE |
| | VS | VODOMĚRNA PŘÍPRAVA |
| | N | NKA S ELEKTROKOU SÁPOČKOVÝMI SVÍŘNÍ, ELEKTROMĚREM, PŘÍJÁMAČEM D. |
| | V1 | ŽENIN VRT 10 (PŘESKOPKADNÁ POLHOVA)
OCHRÁNKA A MONTÁŽNÍ PRÁCE |

PARCELA Č. 741/1
Vlastnické právo:
Česká republika
Právo hospodářit s majetkem státu:
Povodí Moravy, s.p.

Investor:	současných systém - JTSK, výškových systém - BpV ZELENA POLE s.r.o. Taborská 450/26, Brno - Zdenice, 615 00 IČ: 2627876	 ARCHISTUDIO architekté a designéři
Stavba:	OBYTNÝ SOUBOR U SKOLNICKÉ BAŽANTNICE KODUJENÍ	Stávající název: Brno 612 00, 4 Neč 441 249 949 archstudio@archstudio.cz
Město stavby:		
PROJEKTOVÁ DOKUMENTACE PRO PROVÁDĚNÍ STAVBY		
Generální projektant:	ARCHISTUDIO, s.r.o. Ing. arch. Pavel Kužera	Archivní číslo: 2020_06_05
Hlavní architek. projekt:	Ing. arch. Pavel Kužera	Formát: 100x150mm
Hlavní inženýr projektu:	Ing. Adrian Tóth	Cílová papír: Datum: 06/2021
OBYTNÝ SOUBOR U SKOLNICKÉ BAŽANTNICE		
ČÁST C - SITUÁČNÍ VÝKRESY		
Zodp. projektant:	Ing. arch. Pavel Kužera	Měřítko: 1:25 1:200, 1:500
Výpracov:	Ing. arch. Jan Zorň	Číslo výkresu: 2 + 3
SITUACE ČERKOVÁ A KOORDINAČNÍ		